


令和	年度	工事
工事番号	第	号
路線名	旧少年院跡地	
施行箇所	東津軽郡平内町大字沼館 地内	
土地利用計画図	縮尺 S=1:1000	
図面番号	業中	
平内町		

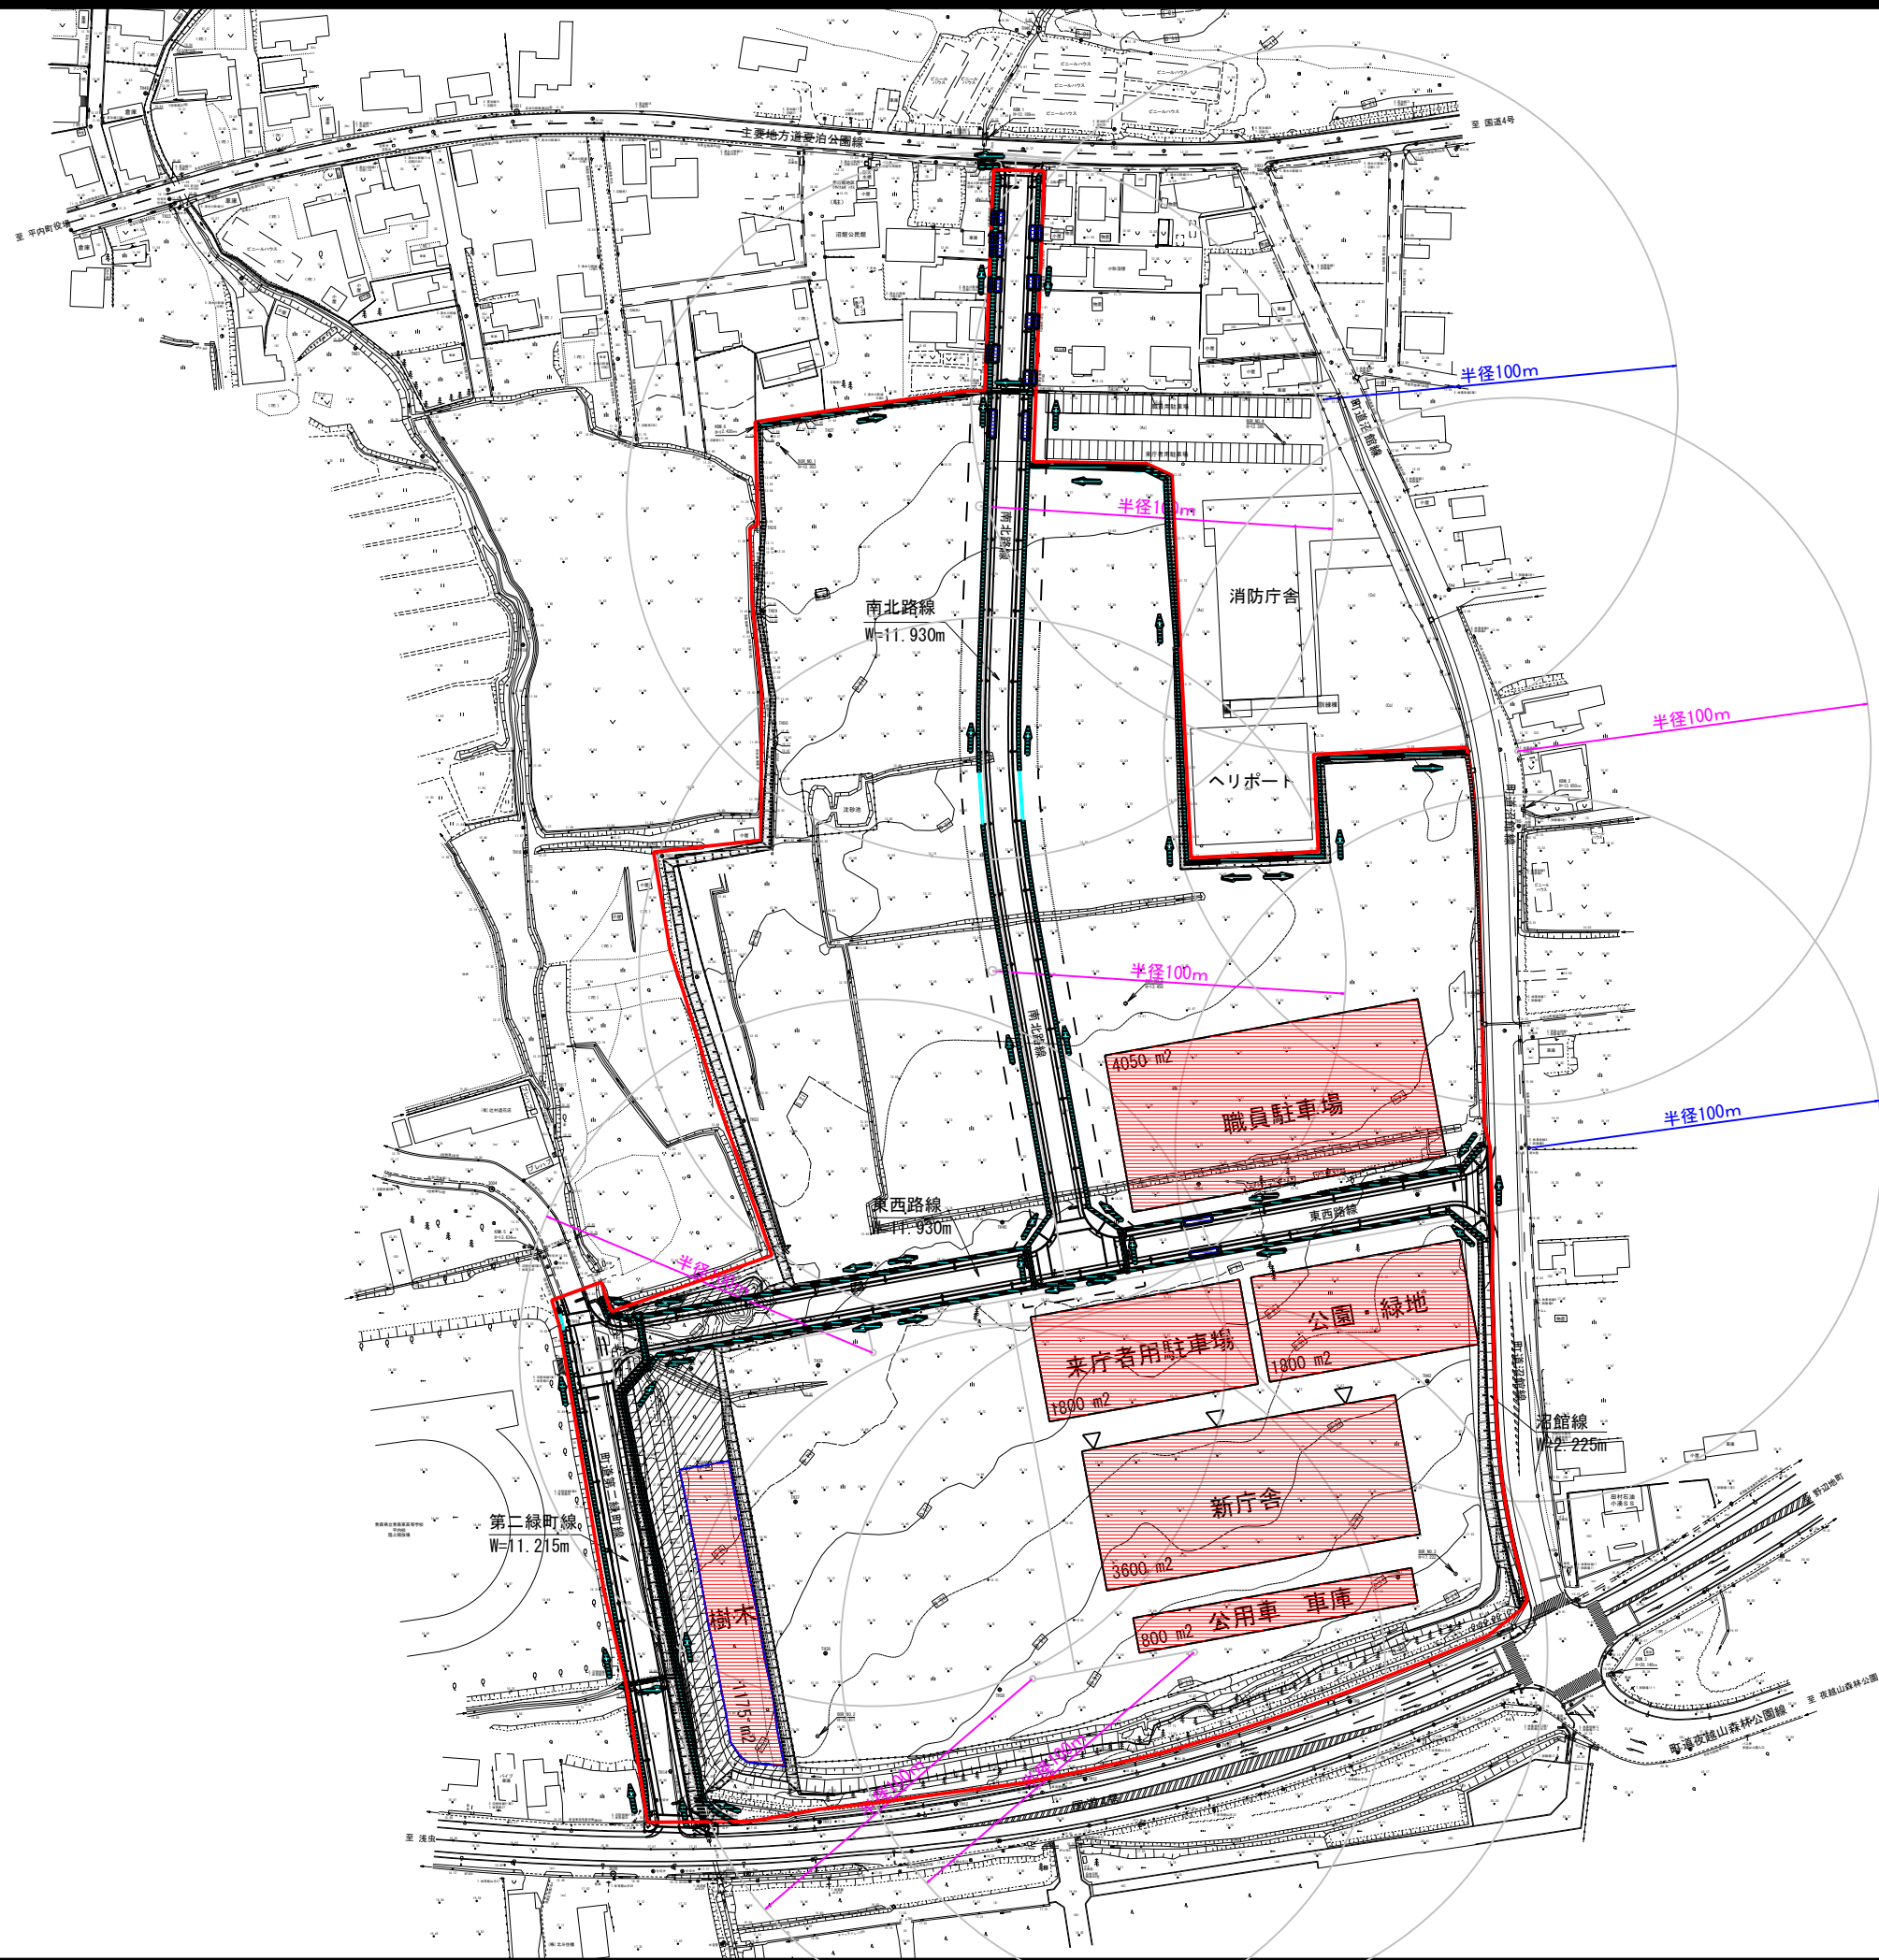

S=1:1000

青色 既設消火栓  
赤色 新規消火栓

半径100m

半径100m

半径100m

半径100m

第二緑町線  
W=11.215m

南北路線  
W=11.930m

東西路線  
W=11.930m

沼館線  
W=2.225m

樹木

職員駐車場  
4050 m<sup>2</sup>

来庁者用駐車場  
1800 m<sup>2</sup>

公園・緑地  
1800 m<sup>2</sup>

新庁舎  
3600 m<sup>2</sup>

公用車庫  
800 m<sup>2</sup>

消防庁舎

ヘリポート

沼館山森林公園