




| | |
|---------|-------------------|
| 令和 5 年度 | |
| 工事番号 | 公共下水 第05-3号 |
| 工事名 | 平内污水枝線第455-3線接続工事 |
| 施工箇所 | 平内町大字沼館 地内 |
| 位置図 | 縮尺 1:2500 |
| 図面番号 | 6 葉中 1 |
| 平内町 | |
| 青森県 | |

位置図 S=1:2500

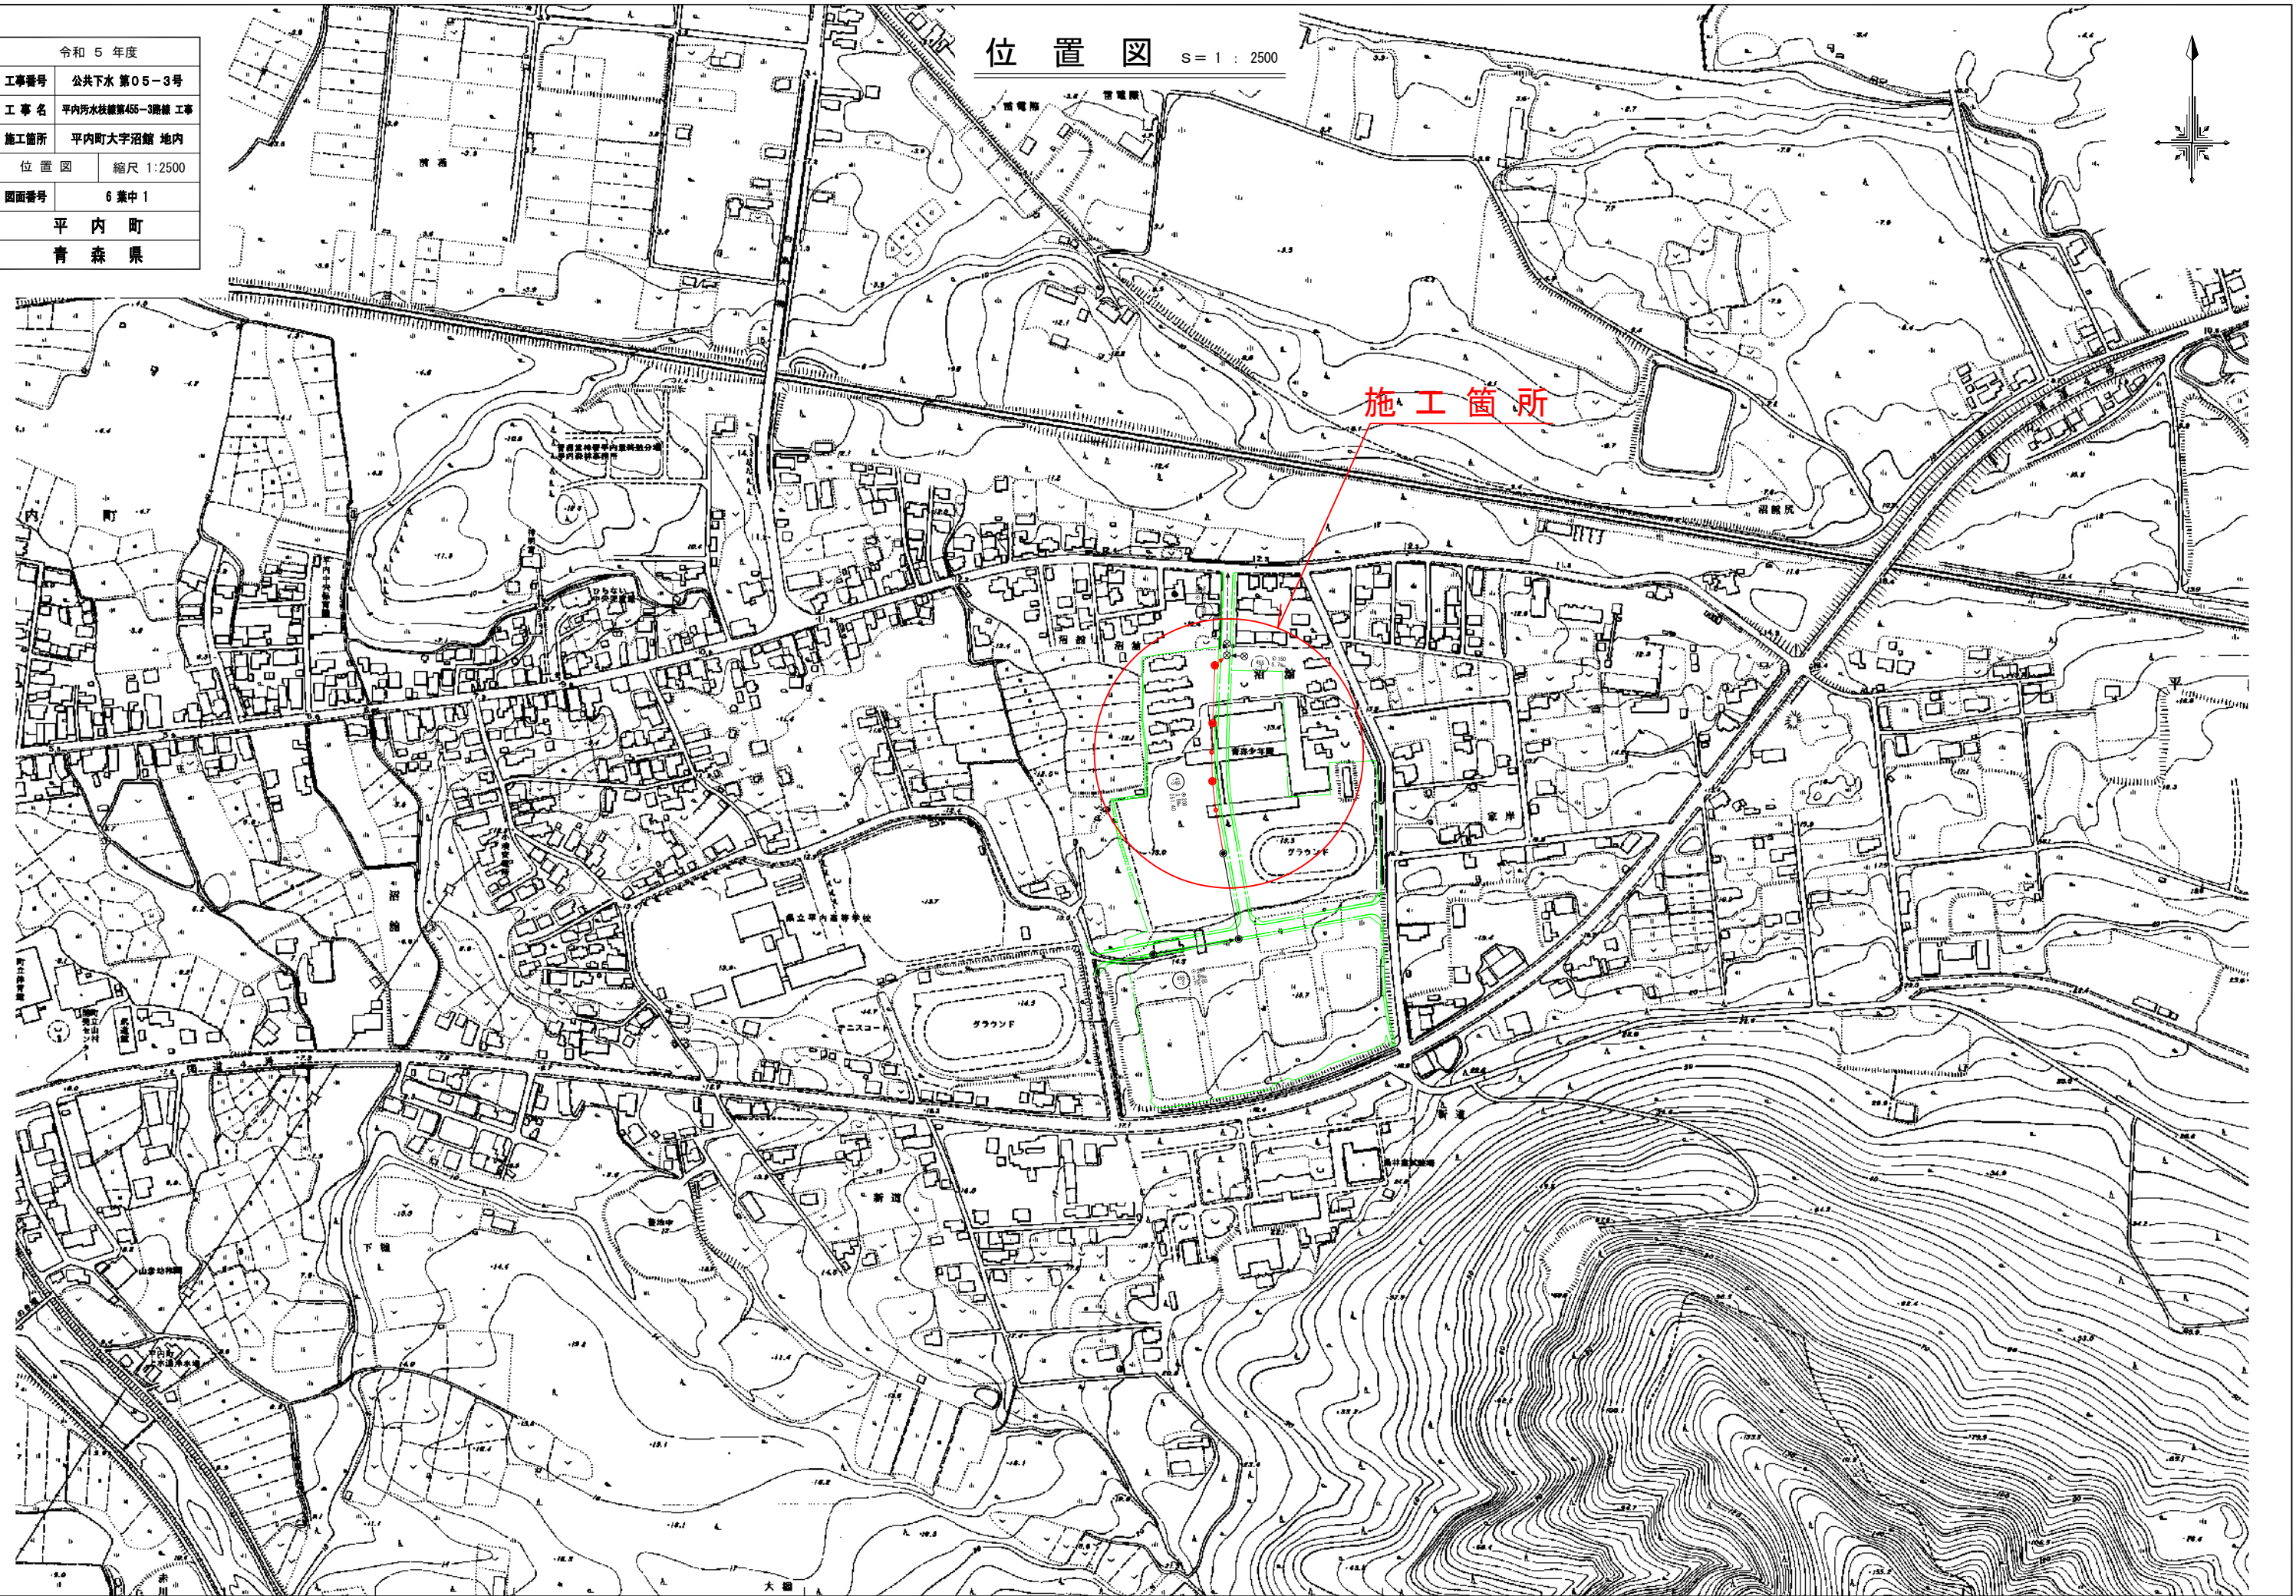



| | |
|------------|-------------------|
| 令和 5 年度 | |
| 工事番号 | 公共下水 第05-3号 |
| 工事名 | 平内污水枝線第455-3路線 工事 |
| 施工箇所 | 平内町大字沼館 地内 |
| 平面図 | 縮尺 1:500 |
| 図面番号 | 6 葉中 2 |
| 平内町 青森県 | |

平面図 縮尺 1:500

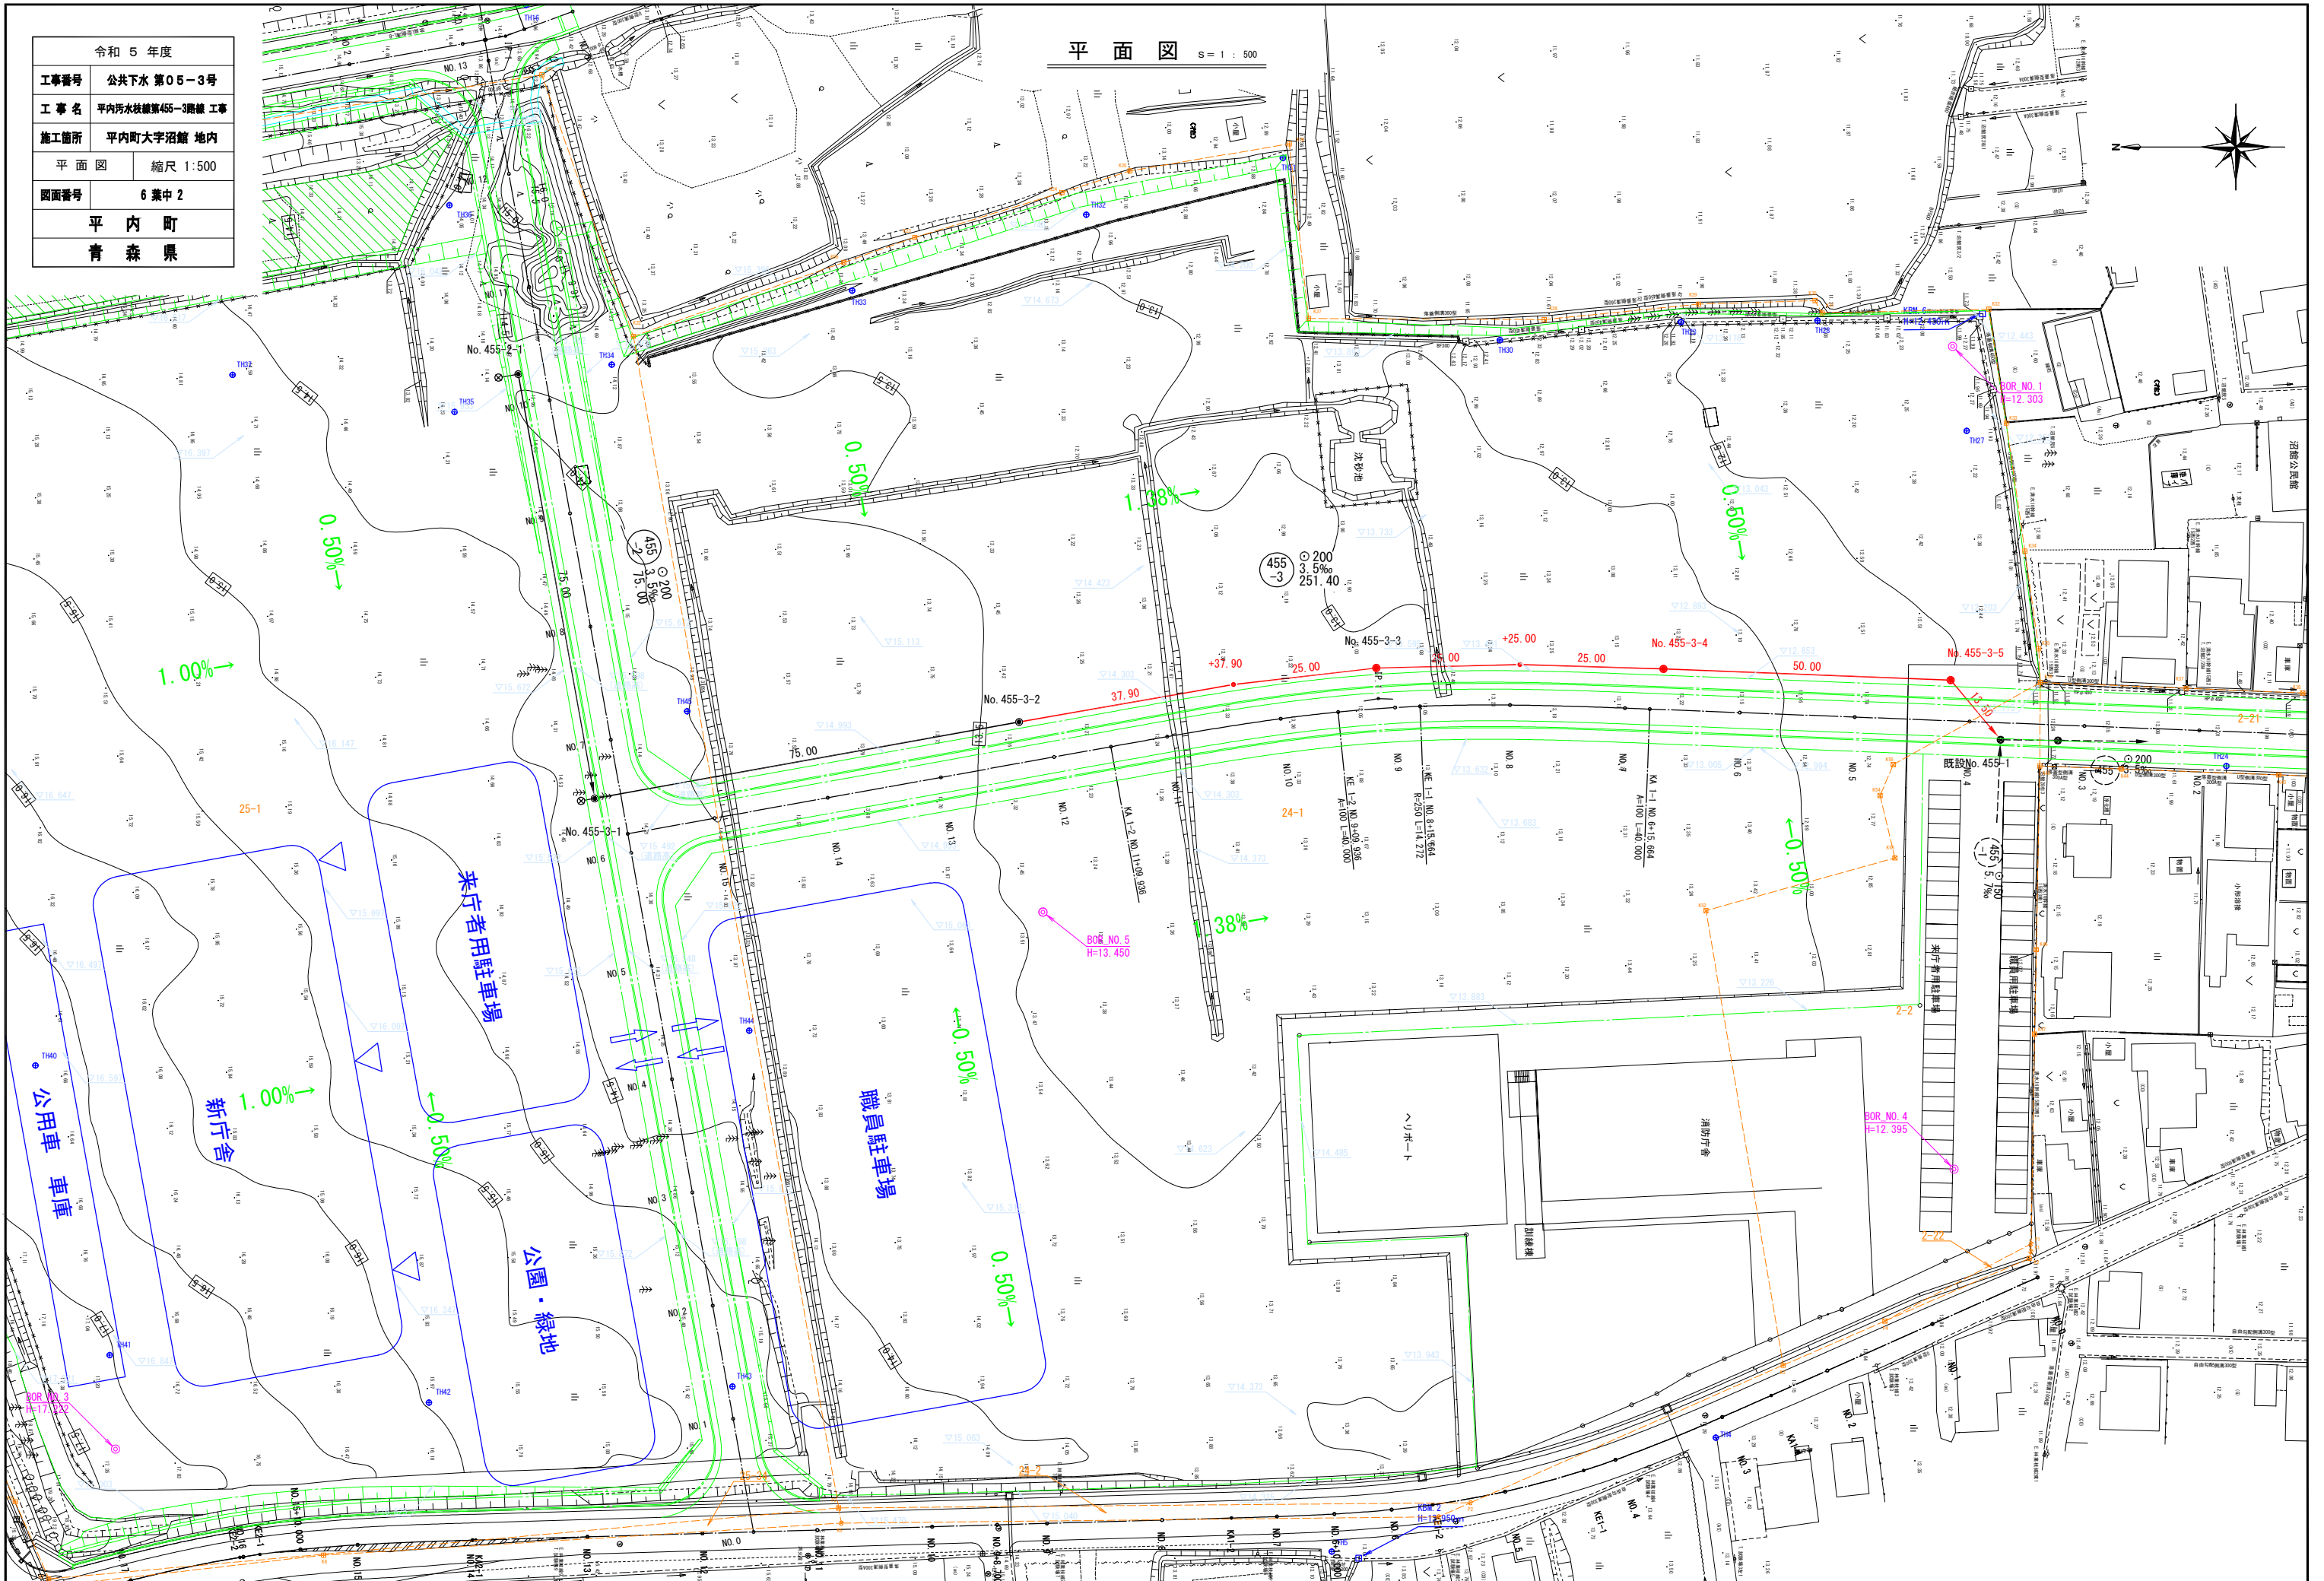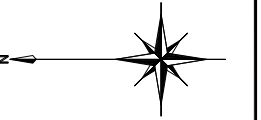

| |
|-----------------------|
| 令和 5 年度 |
| 工事番号 公共下水 第05-3号 |
| 工事名 平内汚水枝線第455-3階線 工事 |
| 施工箇所 平内町大字沼館 地内 |
| 平面図・縦断面 縮尺 図 示 |
| 図面番号 6 葉中 3 |
| 平内町 |
| 青森県 |

| |
|-------|
| 路線番号 |
| 455-3 |

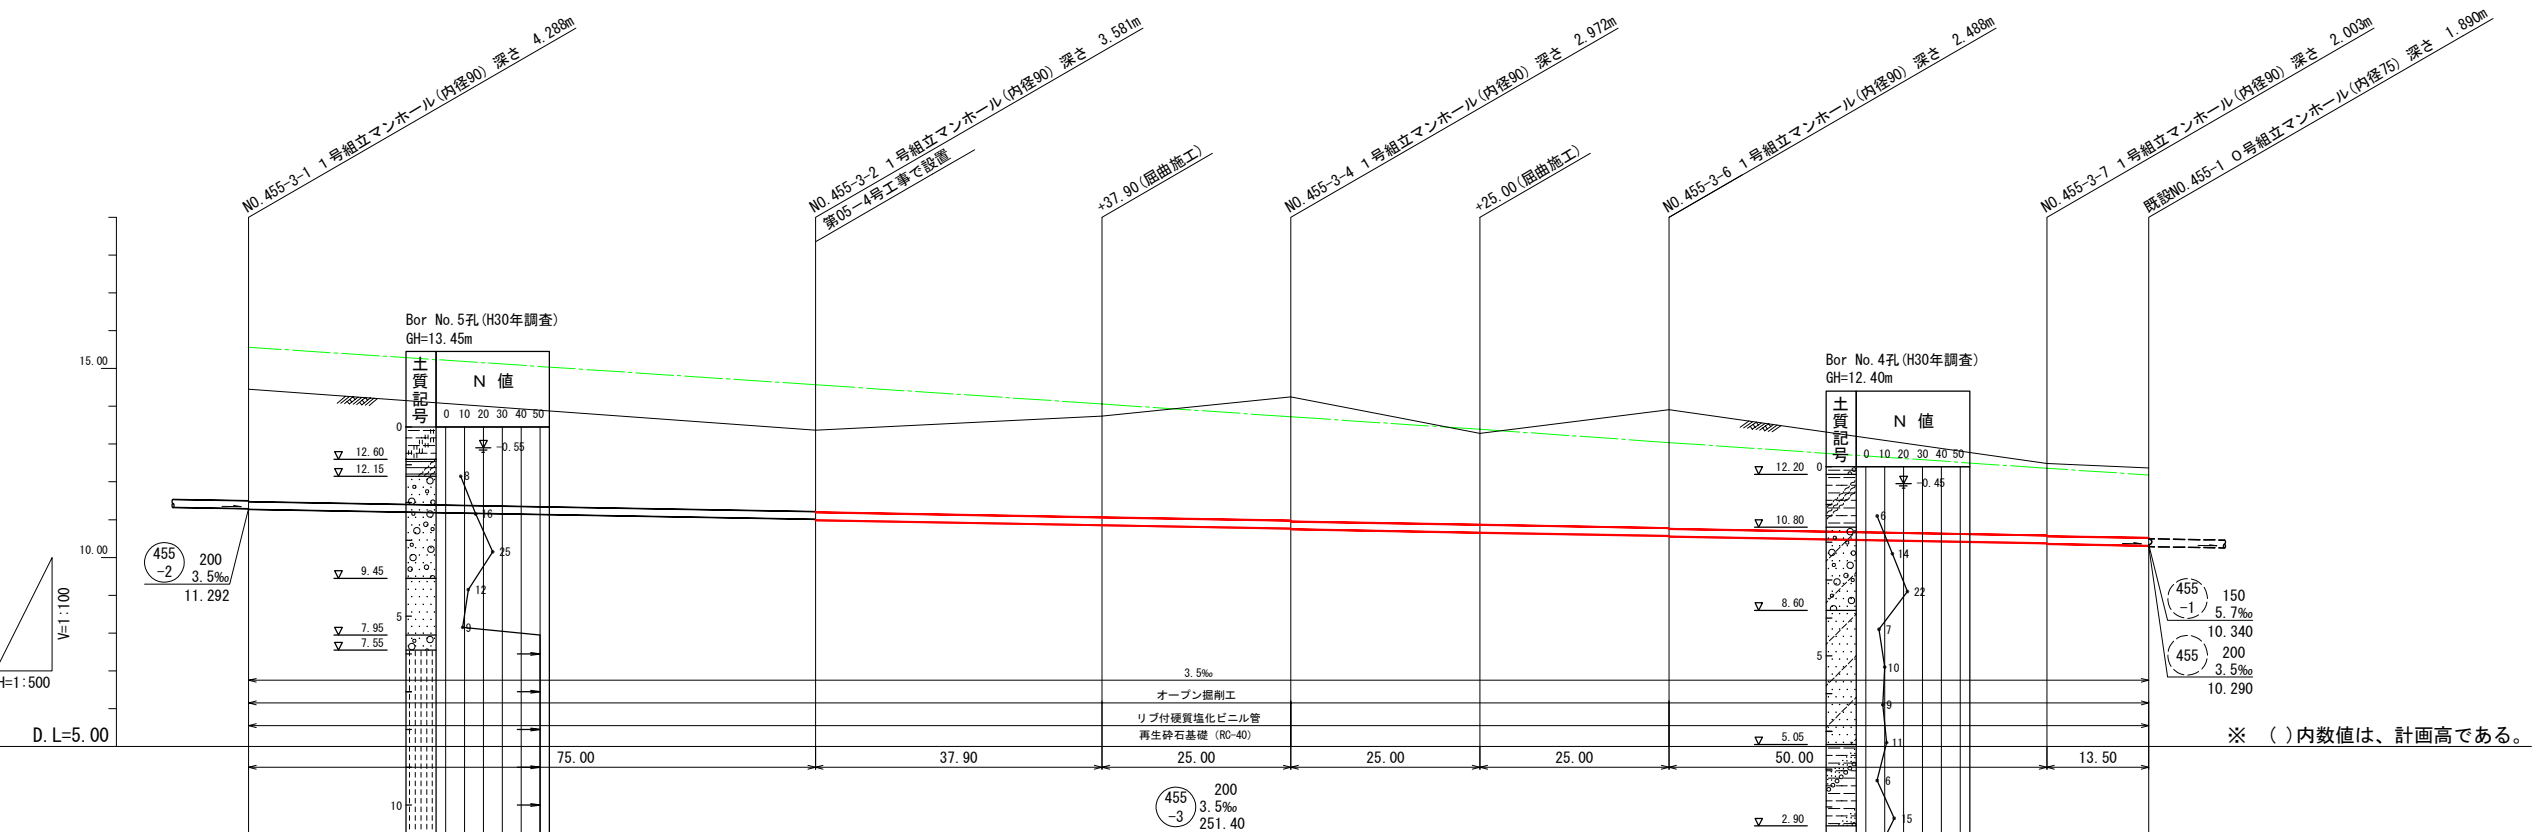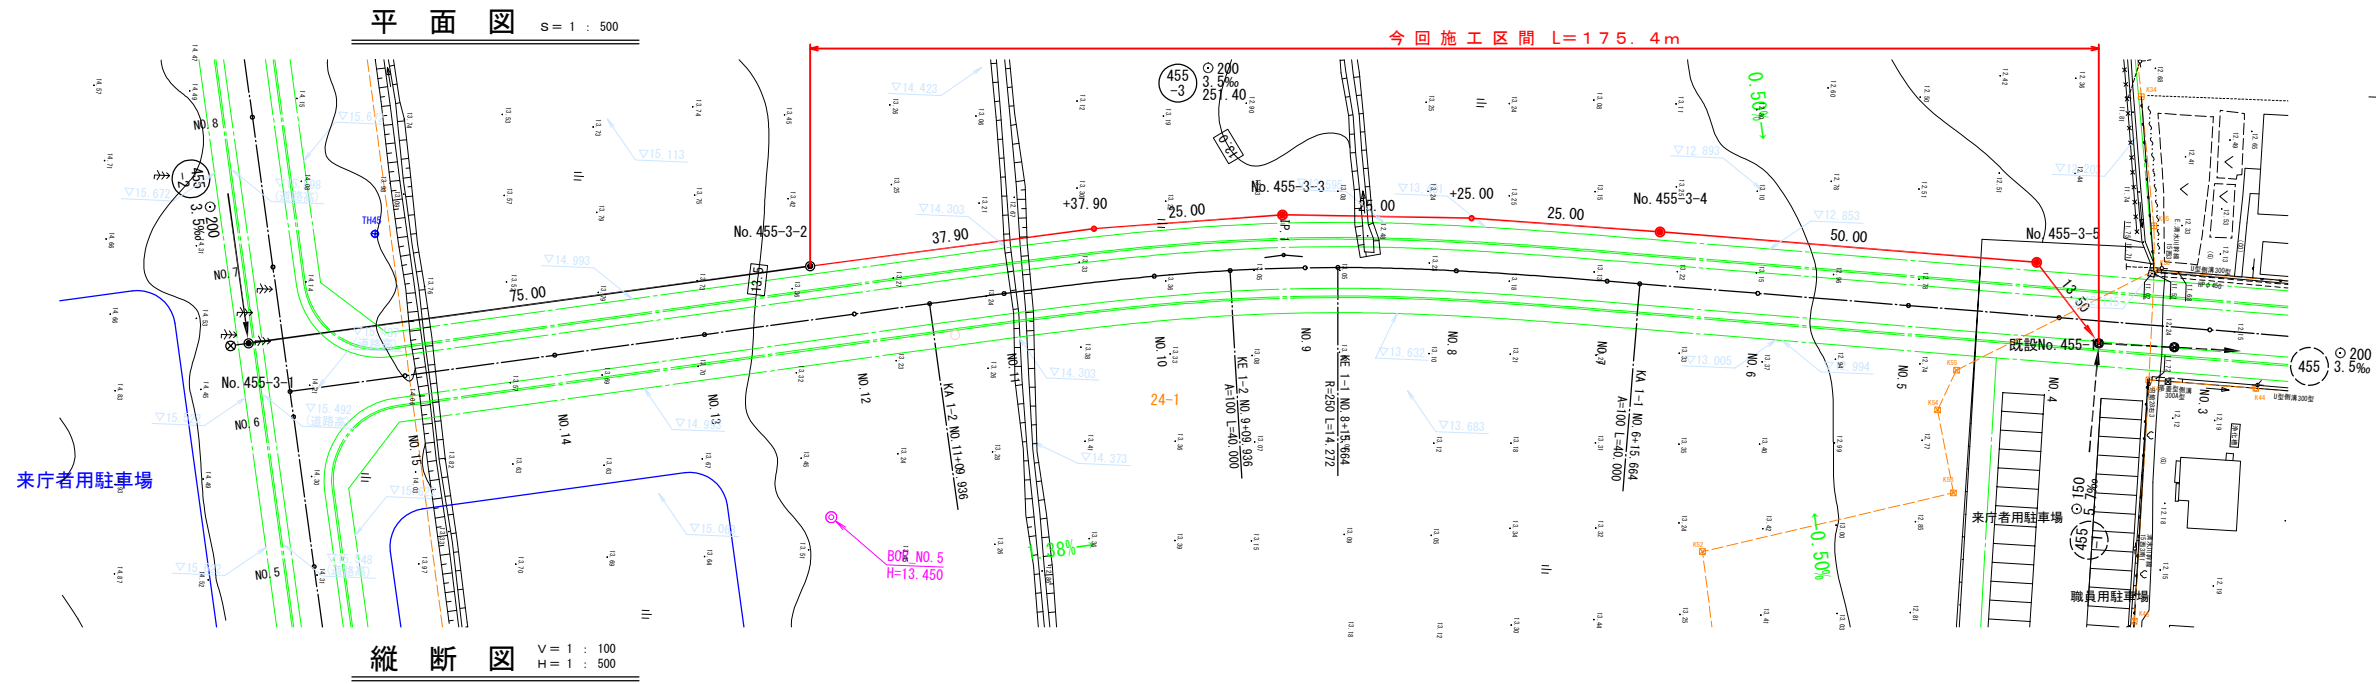

| 凡例 | |
|----|--------------|
| ○ | 0号マンホール |
| ● | 1号マンホール |
| ○ | 1号マンホール副管付き |
| □ | 並設小型マンホール |
| ○ | 曲管 (* *') |
| ○ | 汚水井 (塩ビ製) |
| □ | 汚水井 (防塵蓋) |
| — | 上水道管 |
| — | HTケーブル |
| — | 情報ケーブル |
| □ | KM (仮ベンチマーク) |
| ● | ボーリング調査位置 |
| B | 風呂 |
| K | 台所 |
| T | トイレ |
| 浄 | 浄化槽 |
| ⊗ | 推進工立坑 |

| | | | | | | | | |
|------|------------------|------------------|------------------|------------------|------------------|------------------|------------------|------------------|
| 地盤高 | 14.45 (15.56) | 13.37 (14.57) | 13.74 (14.06) | 14.25 (13.72) | 13.28 (13.39) | 13.91 (13.04) | 12.49 (12.36) | 12.37 (12.18) |
| 土被り | 4.08 | 3.35 3.37 | 3.00 | 2.74 2.76 | 2.52 | 2.26 2.28 | 1.78 1.80 | 1.66 |
| 掘削深 | 3.29 | 2.47 2.49 | 2.99 | 3.59 3.61 | 2.73 | 3.45 3.47 | 2.22 2.24 | 2.17 |
| 管底高 | 11.272 | 11.009 10.989 | 10.856 | 10.768 10.748 | 10.660 | 10.572 10.552 | 10.377 10.357 | 10.310 |
| 追加距離 | 0.00 | 75.00 | 112.90 | 137.90 | 162.90 | 187.90 | 237.90 | 251.40 |
| 単距離 | 0.00 | 75.00 | 37.90 | 25.00 | 25.00 | 25.00 | 50.00 | 13.50 |
| 測点 | No. 455-3-1 | No. 455-3-2 | +37.90 | No. 455-3-3 | +25.00 | No. 455-3-4 | No. 455-3-5 | 既設 No. 455-1 |


※ ()内数値は、計画高である。

| | |
|---------|-------------------|
| 令和 5 年度 | |
| 工事番号 | 公共下水 第05-3号 |
| 工事名 | 平内汚水枝線第455-3階級 工事 |
| 施工箇所 | 平内町大字沼館 地内 |
| 標準横断面 | 縮尺 1:50 |
| 図面番号 | 6 葉中 4 |
| 平内町 | |
| 青森県 | |


| |
|-----------|
| 路線番号 |
| 455 -3 |

標準横断面 S= 1:50

東西路線
(新設)

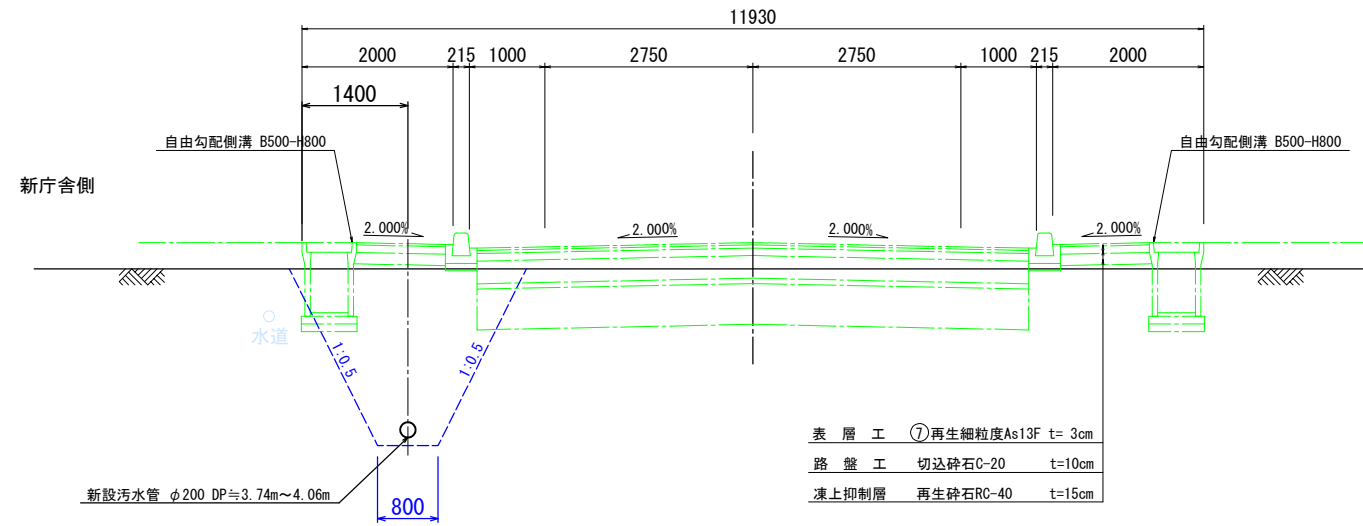

南北路線
(新設)

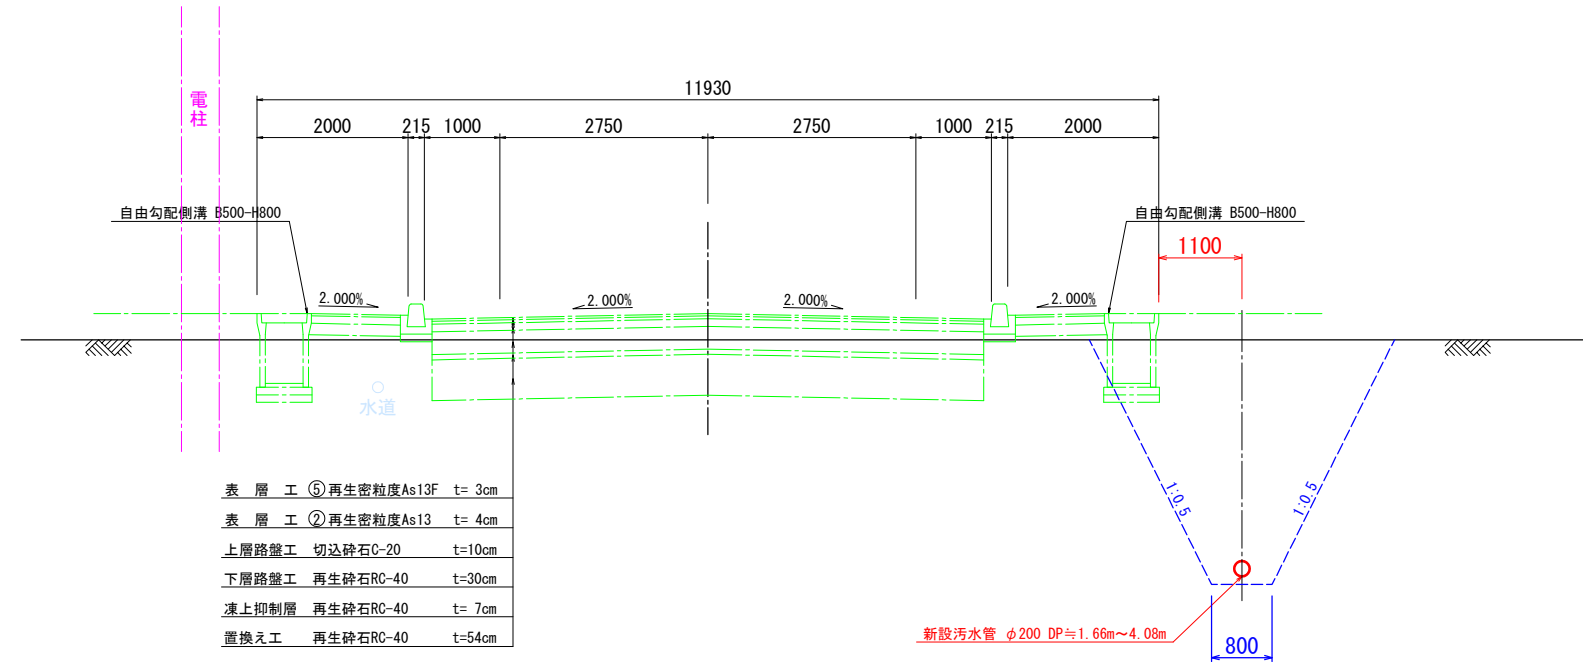


| | |
|---------|-------------------|
| 令和 5 年度 | |
| 工事番号 | 公共下水 第05-3号 |
| 工事名 | 平内汚水枝線第455-3路線 工事 |
| 施工箇所 | 平内町大字沼館 地内 |
| 本管土工標準図 | 縮尺 1:20 |
| 図面番号 | 6 葉中 5 |
| 平 内 町 | |
| 青 森 県 | |

本管土工標準図


S=1:20

φ200(オープン掘削工法)

掘削工

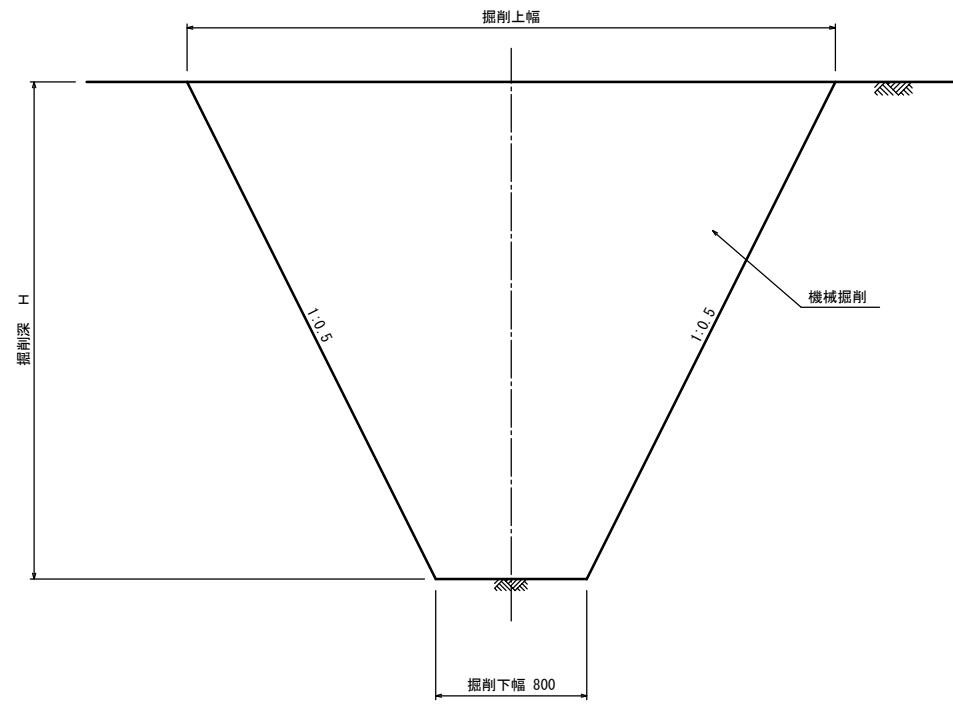

掘削工

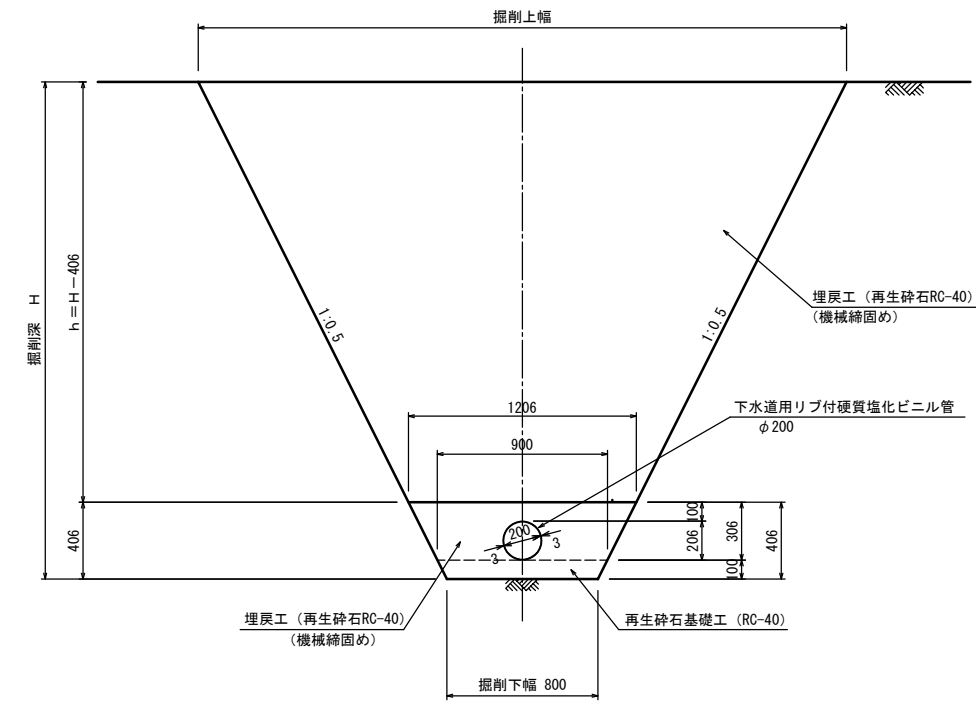


| | |
|----------------------------|------------------|
| 令和 5 年度 | |
| 工事番号 | 公共下水 第 05-3号 |
| 工事名 | 平内汚水枝線第455-3路線工事 |
| 施工箇所 | 平内町大字沼館 地内 |
| 1号マンホール構造図 (参考図) 縮尺 図 示 | |
| 図面番号 | 6 葉中 6 |
| 平 内 町 | |
| 青 森 県 | |

1号マンホール標準構造図 (参考図)

S = 1 : 20


平面図

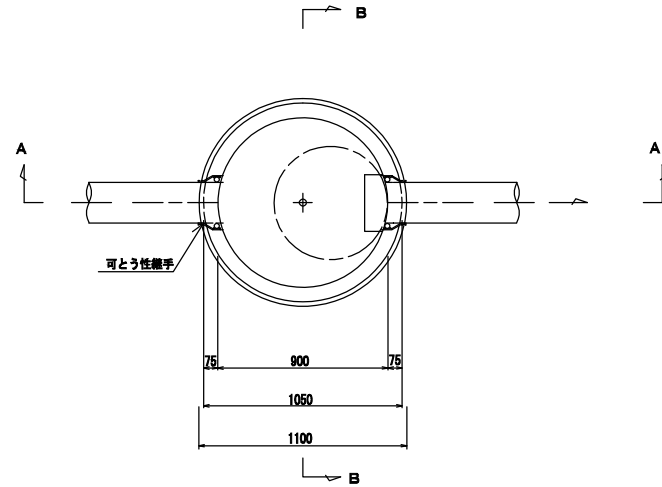


内副管標準図

縮尺 1 : 20


平面図

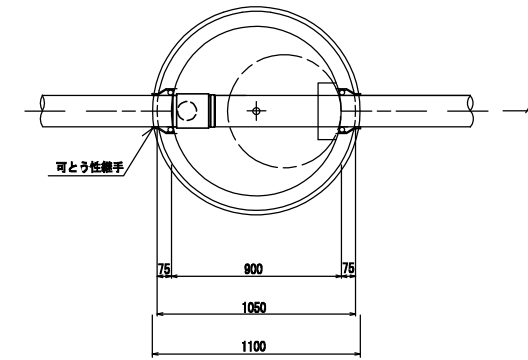

A-A断面図

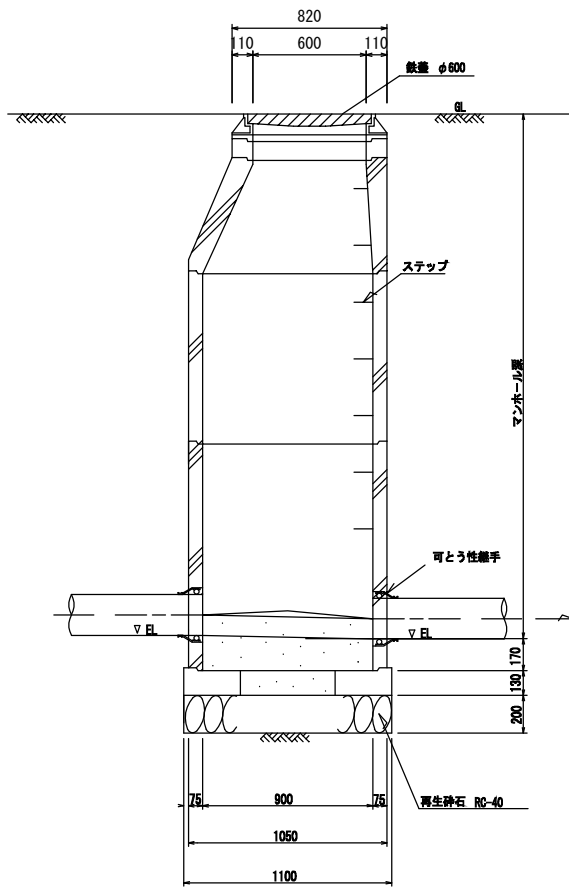

B-B断面図

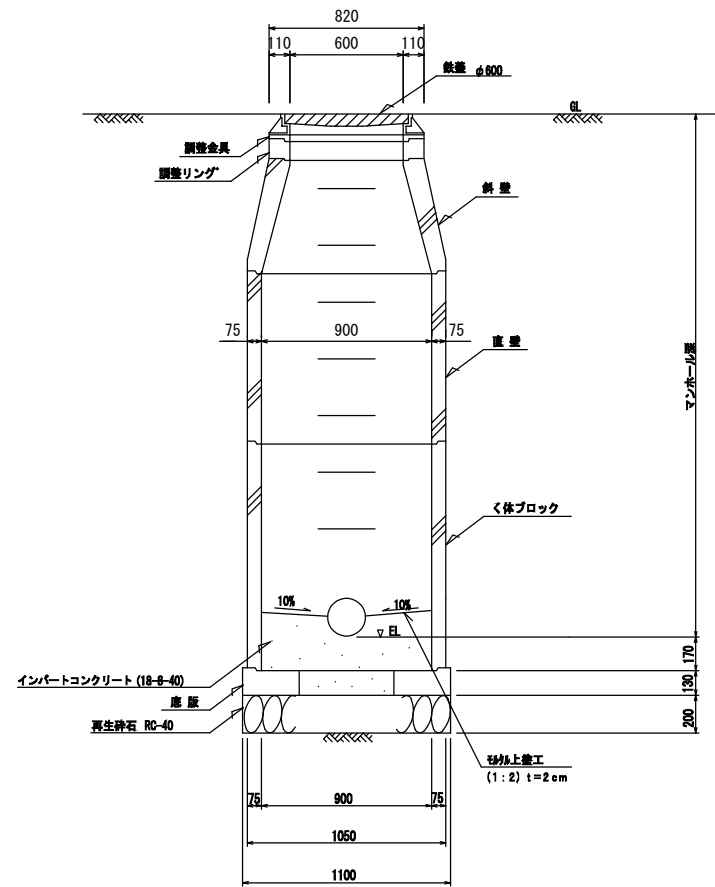

| 本管断面 | 副管断面 |
|------|------|
| 150 | 100 |
| 200 | 150 |

断面図

