


令和		年度		工事	
工事番号		第		号	
路線名		旧少年院跡地			
施行箇所		東津軽郡平内町大字沼館 地内			
給水施設計画平面図		縮尺 S=1:1000			
図面番号		葉中			
平内町					

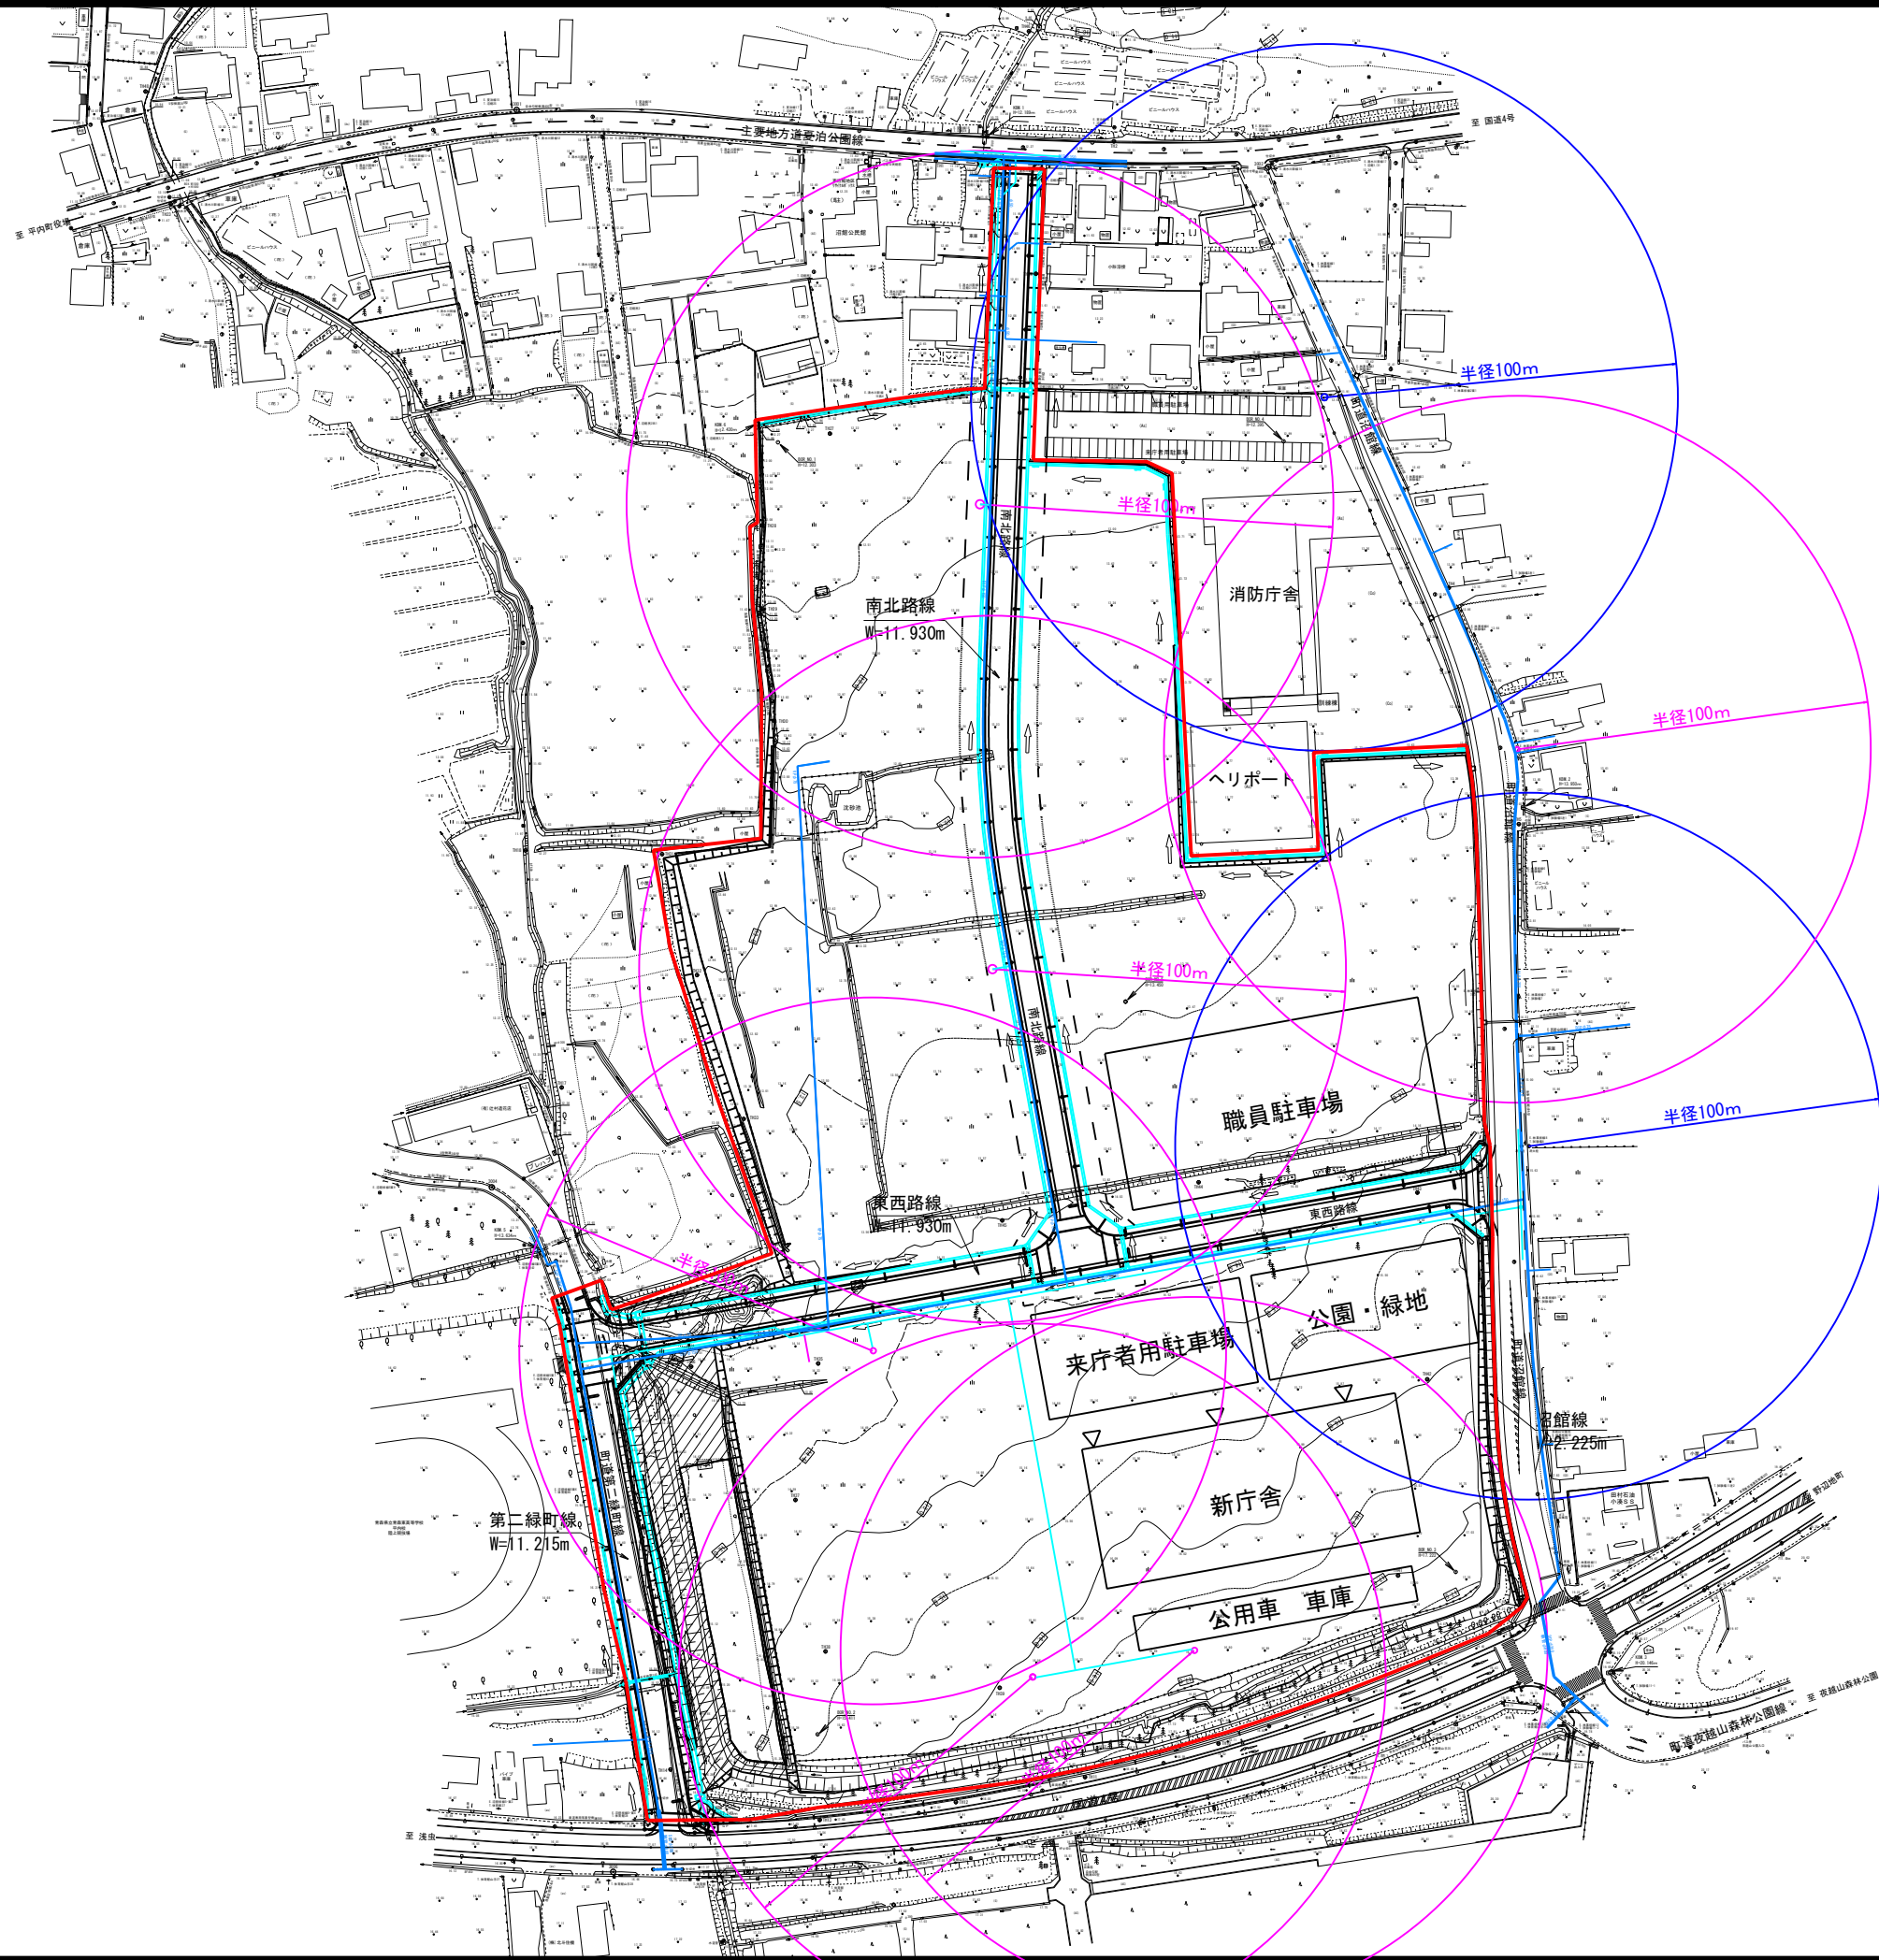

青色 既設消火栓
赤色 新規消火栓